


Załącznik do decyzji
 znak WB.6740.MkA.2014
 z dnia 19.08.2014r.

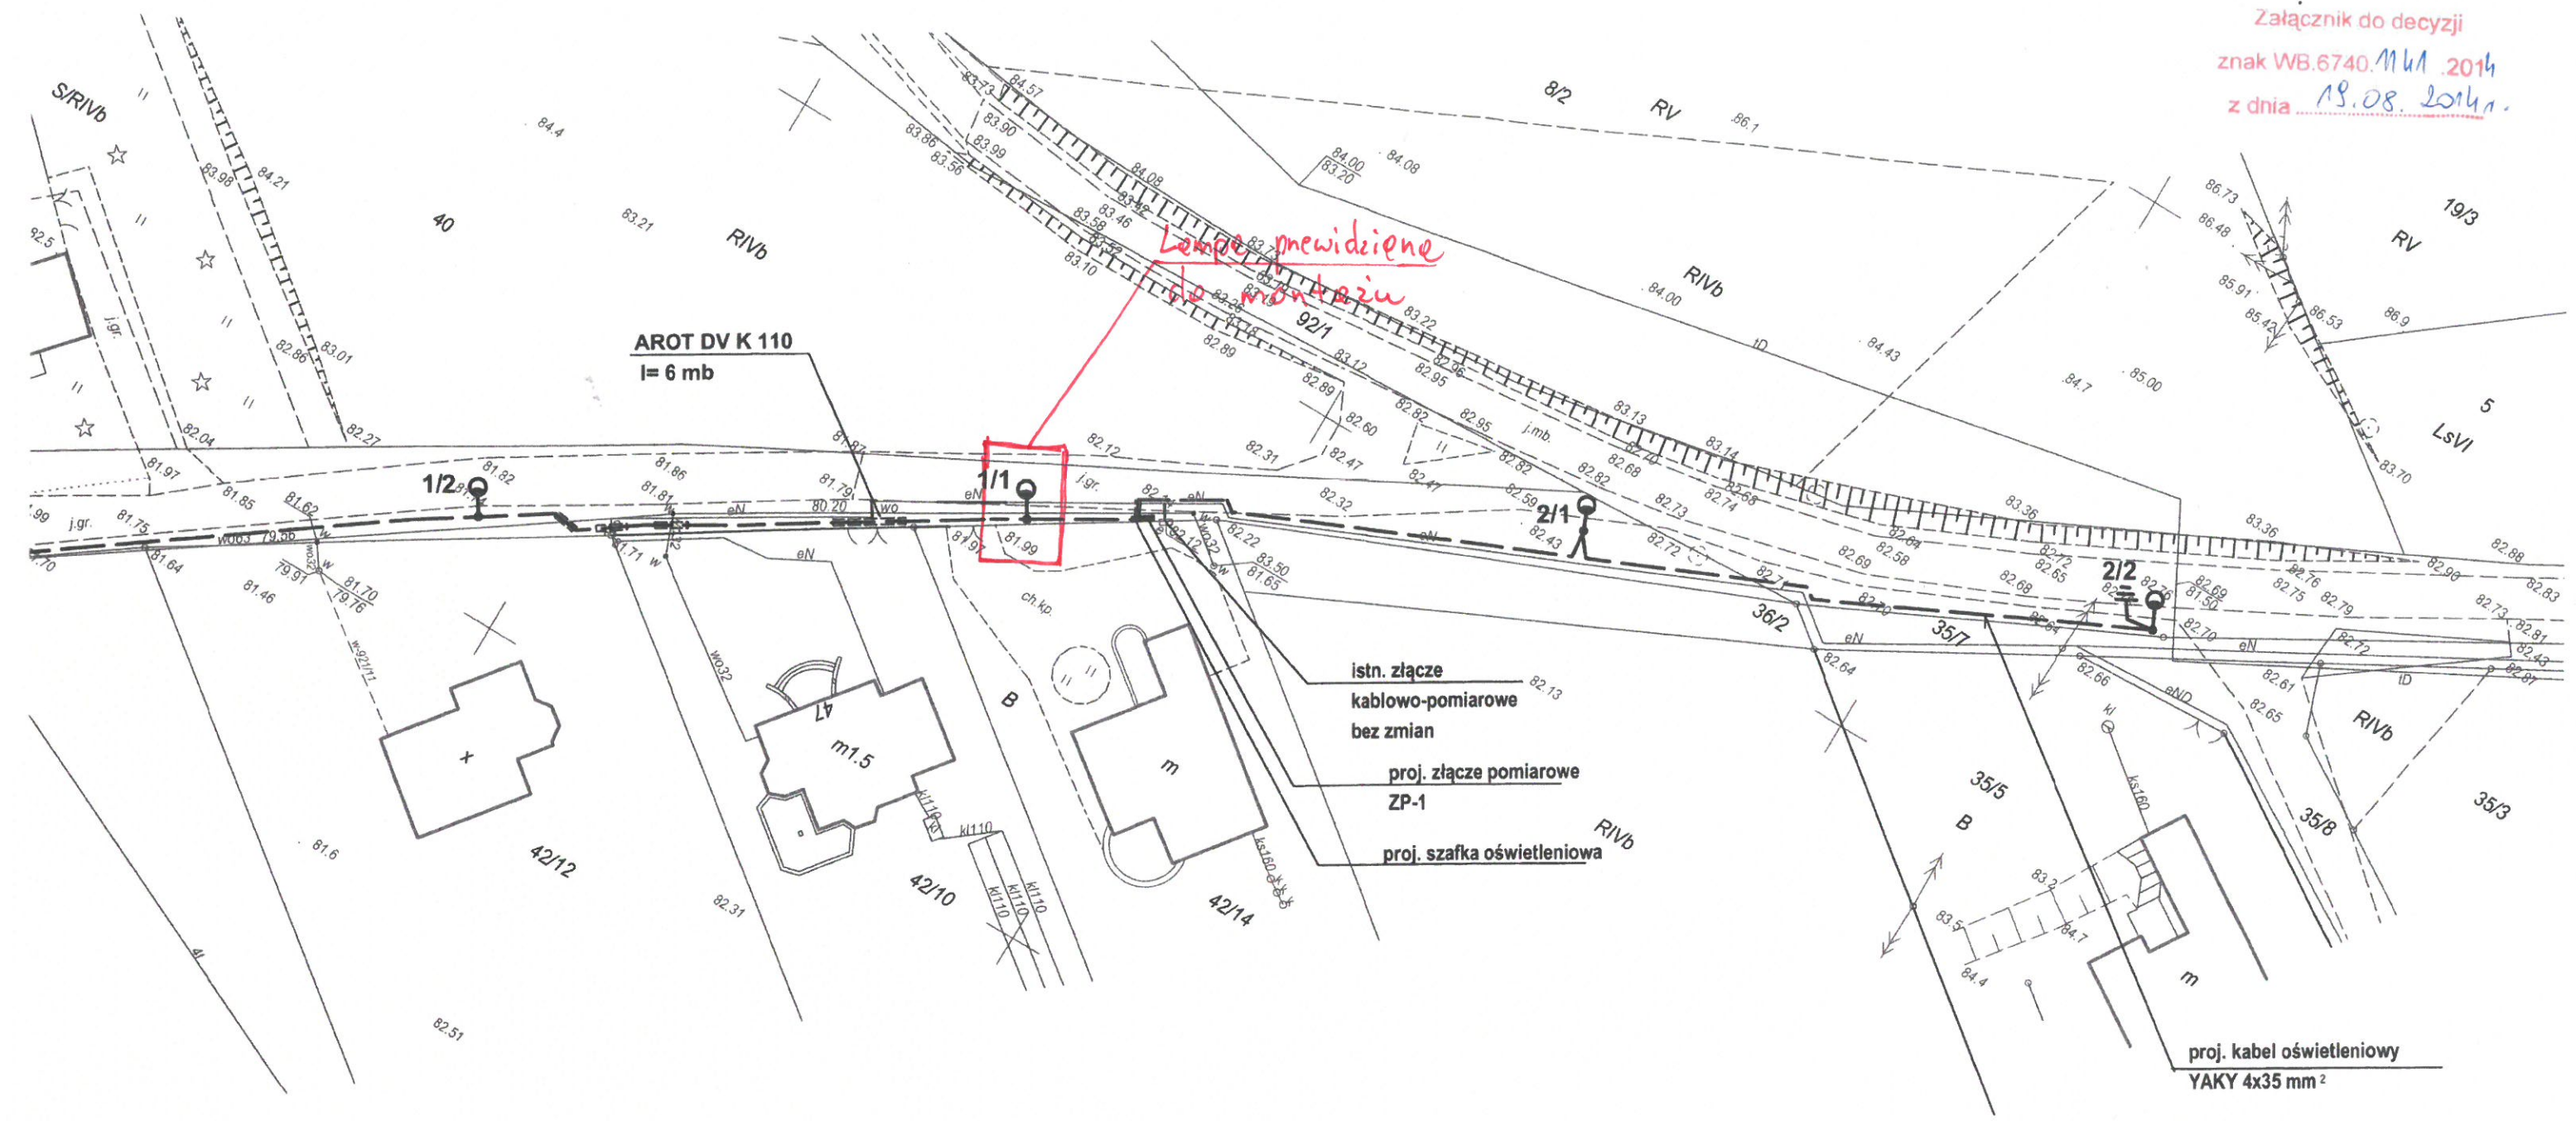

- UWAGI**
1. Sieć TN-C
 2. Schemat zasilania - rys nr 1/2
 3. Złącza pomiarowe ZP-1 i szafka oświetleniowa z dostępem z dz. 93
 4. Proj. słupy oświetleniowe ustawić przy granicy działki drogowej
 5. Proj. kable układać na głębokości 0,8 m od terenu

JEDNOSTKA PROJEKTOWANIA: "VOLT-AMPER" mgr inż. Jadwiga Lipińska 85-863 Bydgoszcz ul. Łomżyńska 49/27			
INWESTOR: Gmina Sienko Sienko ul. Mrotecka 9		STADIUM: PB	
TREŚĆ RYS: Plan sytuacyjny oświetlenia drogowego		OBIEKT: Linia kablowa nn 0,4 kV oświetlenia drogowego z szafką oświetleniową na dz. 92/1; 93 w Szczutkach gm. Sienko	
SKALA: 1:500	DATA: 10.06.2014	BRANŻA: Elektryczna	NR RYS: 2/2
PROJEKTANT: mgr inż. Jadwiga Lipińska up. bud. do projektowania w specjalności instalacyjno-inżynierskiej bez ograniczeń w zakresie sieci i instalacji elektrycznych nr ewid. -GP-KZ-7342/10/93 Izba inżynierów-KUPIE/1395/01		SPRAWDZIŁ:	